

工事完了時の誓約書

坂井市長殿 令和〇年〇〇月〇〇日
前記排水設備工事については、本排水設備計画（変更）確認申請書のとおり施工し、不具合がないことを誓約いたします。

排水設備責任技術者 △△ △△ (※)

様式第6号（下水道条例施行規程第8条関係）

排水設備等工事完了届

坂井市長殿 令和〇年〇〇月〇〇日
届出者 住所 坂井市〇〇町〇〇〇 〇〇-〇〇
氏名 坂井 太郎 (※)

坂井市下水道条例第8条第1項の規定により、排水設備等の工事が完了したので、次のとおり届け出ます。

工事完了年月日	令和 年 月 日
備考	

様式第15号（下水道条例施行規程第15条関係）

公共下水道使用開始（休止・廃止・再開）届

坂井市長殿 令和〇年〇〇月〇〇日
届出者 住所 坂井市〇〇町〇〇〇 〇〇-〇〇
氏名 坂井 太郎 (※)

坂井市下水道条例第18条第1項の規定により、公共下水道の使用を開始（~~休止・廃止・再開~~）したいので、次のとおり届け出ます。

届出区分	<input checked="" type="checkbox"/> 開始 <input type="checkbox"/> 休止 <input type="checkbox"/> 廃止 <input type="checkbox"/> 再開
使用開始年月日	令和 〇 年 〇〇 月 〇〇 日
井戸水等排除 汚水量決定区分	決定理由 <input type="checkbox"/> 認定（ m ³ /月 ） <input type="checkbox"/> 計測器設置 <input type="checkbox"/> 否 <input type="checkbox"/> 無
備考	量水器番号（ ） 指針（ m ³ ）

排水設備工事完成確認調書

令和 年 月 日	課長	参事	課長補佐	課員	お客様センター
----------	----	----	------	----	---------

確認立合者	責任技術者	排水設備所有者	<input type="checkbox"/> 有（ ） <input type="checkbox"/> 無	確認日	令和 年 月 日
確認結果	<input type="checkbox"/> 合 <input type="checkbox"/> 否	確認項目	確認欄	量水器番号	
1	雨水の誤接合			下水道用地下水量水器番号	
2	管の通り			備考	
3	管内に異物はないか				
4	管勾配				
5	土被り				
6	管径				
7	柵の間隔				
8	延長				
9	除害施設				
10					
11					
12					

上記のとおり確認しました。
坂井市長殿 上下水道お客様センター 氏名 (印)

様式第5号（下水道条例施行規程第6条関係）

鉛筆・消せるボールペン等は使用しないこと。

	課長補佐	課員	課長	課員	お客様センター
--	------	----	----	----	---------

記入例

排水設備
計画（変更）
確認申請書

令和〇年〇〇月〇〇日

住所 坂井市〇〇町〇〇〇 〇〇-〇〇
ふりがな さかい たろう
氏名 坂井 太郎 (※)
申請者 (排水設備所有者)
電話 0776-00-0000
(※) 本人が手書きしない場合は記名押印してください。法人（法人格のない団体含む）の場合、代表者本人が手書きしない場合は記名押印してください。

坂井市下水道条例第6条第1項の規定により、次のとおり申請します。

 
計画区分	排水設備	<input checked="" type="checkbox"/> 新設 <input type="checkbox"/> 増設 <input type="checkbox"/> 変更 <input type="checkbox"/> 撤去 <input type="checkbox"/> その他
	水洗便所	<input checked="" type="checkbox"/> 新設 <input type="checkbox"/> 浄化槽撤去 <input type="checkbox"/> 汲取便所改造 <input type="checkbox"/> 撤去
設置場所	坂井市 〇〇町〇〇〇 〇〇-〇〇	
排除区分	使用水	<input checked="" type="checkbox"/> 水道水 <input type="checkbox"/> 井戸水（簡易水道） <input type="checkbox"/> 併用 <input type="checkbox"/> その他
	汚水区分	<input checked="" type="checkbox"/> 一般家庭 <input type="checkbox"/> 営業 <input type="checkbox"/> 官公庁・学校 <input type="checkbox"/> 会社工場 <input type="checkbox"/> 病院 <input type="checkbox"/> 公衆浴場 <input type="checkbox"/> その他
排水設備工事同意書	<input type="checkbox"/> 必要 <input checked="" type="checkbox"/> 不要	公共汚水柵接続同意書 <input type="checkbox"/> 必要 <input checked="" type="checkbox"/> 不要
排除世帯	1 戸	排除人口 3 人 排除面積 150 m ²
工事予定期間	着手 令和〇年〇〇月〇〇日	完成 令和〇年〇〇月〇〇日
特定施設	<input type="checkbox"/> 有（ ） <input checked="" type="checkbox"/> 無	除害施設 <input type="checkbox"/> 有（ ） <input checked="" type="checkbox"/> 無
委任状	私（申請者）は下記の者に、申請及び工事に関わる一切の事を委任します。	
指定排水設備 工事事業者	住所 商号又は名称 代表者（電話）	坂井市〇〇町〇〇 〇〇-〇〇 (有) 〇 〇 設 備 代表取締役 〇 〇 〇 〇
	責任技術者（電話）	△ △ △ △

負担金納入状況	<input type="checkbox"/> 全納 <input type="checkbox"/> 未納	年 期分まで完納（残 期）
水道施設番号	下水道公社報告	<input type="checkbox"/> 済 接続入力確認 <input type="checkbox"/> 済

※二重線の中は記入しないこと。



平面図

付近見取図



縮尺：1/100

住宅地図等を貼付け
申請箇所を朱書きで囲い、斜線を入れること。

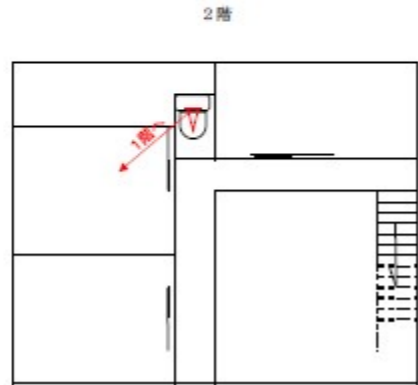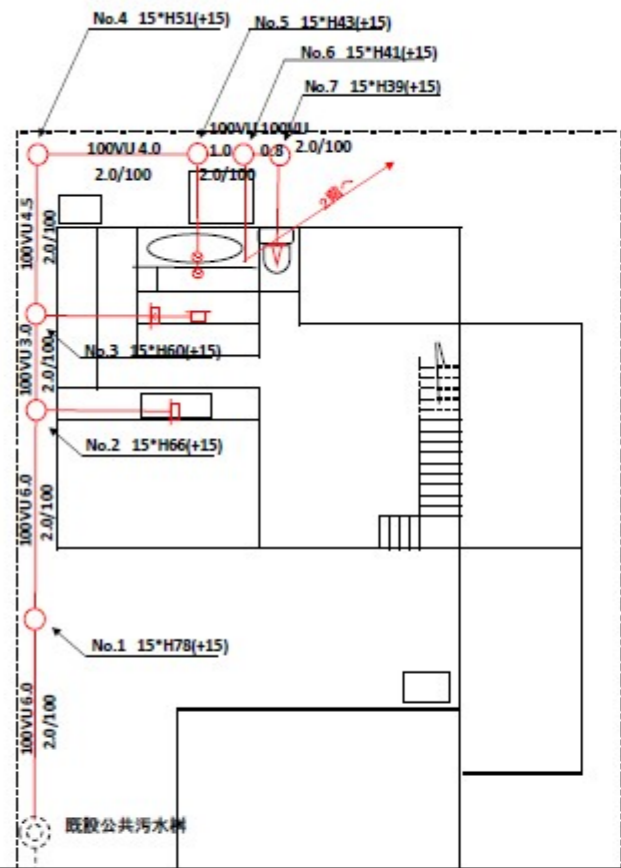


隣接家屋名を記入

下水道本管から記入

幅員を記入

縦断面図

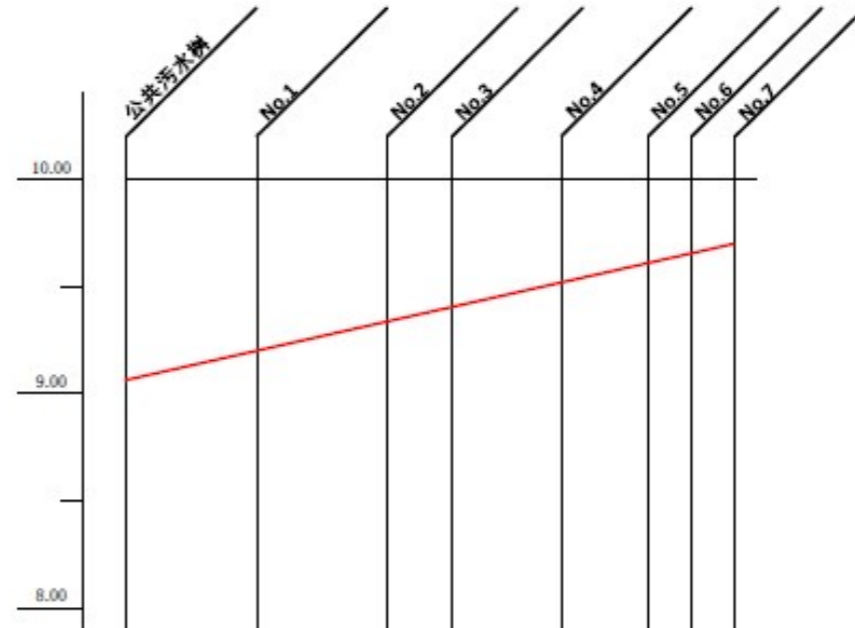

公設樹を基準 (10.00m) して記載すること

縦断面一覧表

項目	ますNo.	管径	No.1	No.2	No.3	No.4	No.5	No.6	No.7
地盤高	10.00		10.00	10.00	10.00	10.00	10.00	10.00	10.00
土被り	0.78		0.66	0.54	0.48	0.39	0.31	0.29	0.27
管底高	9.12		9.24	9.36	9.42	9.51	9.59	9.61	9.63
短距離	0.0		6.0	6.0	3.0	4.5	4.0	1.0	0.8
勾配	2.0/100		2.0/100	2.0/100	2.0/100	2.0/100	2.0/100	2.0/100	2.0/100

土被り+管底高+管径の合計が地盤高になること。